



skala 1:100

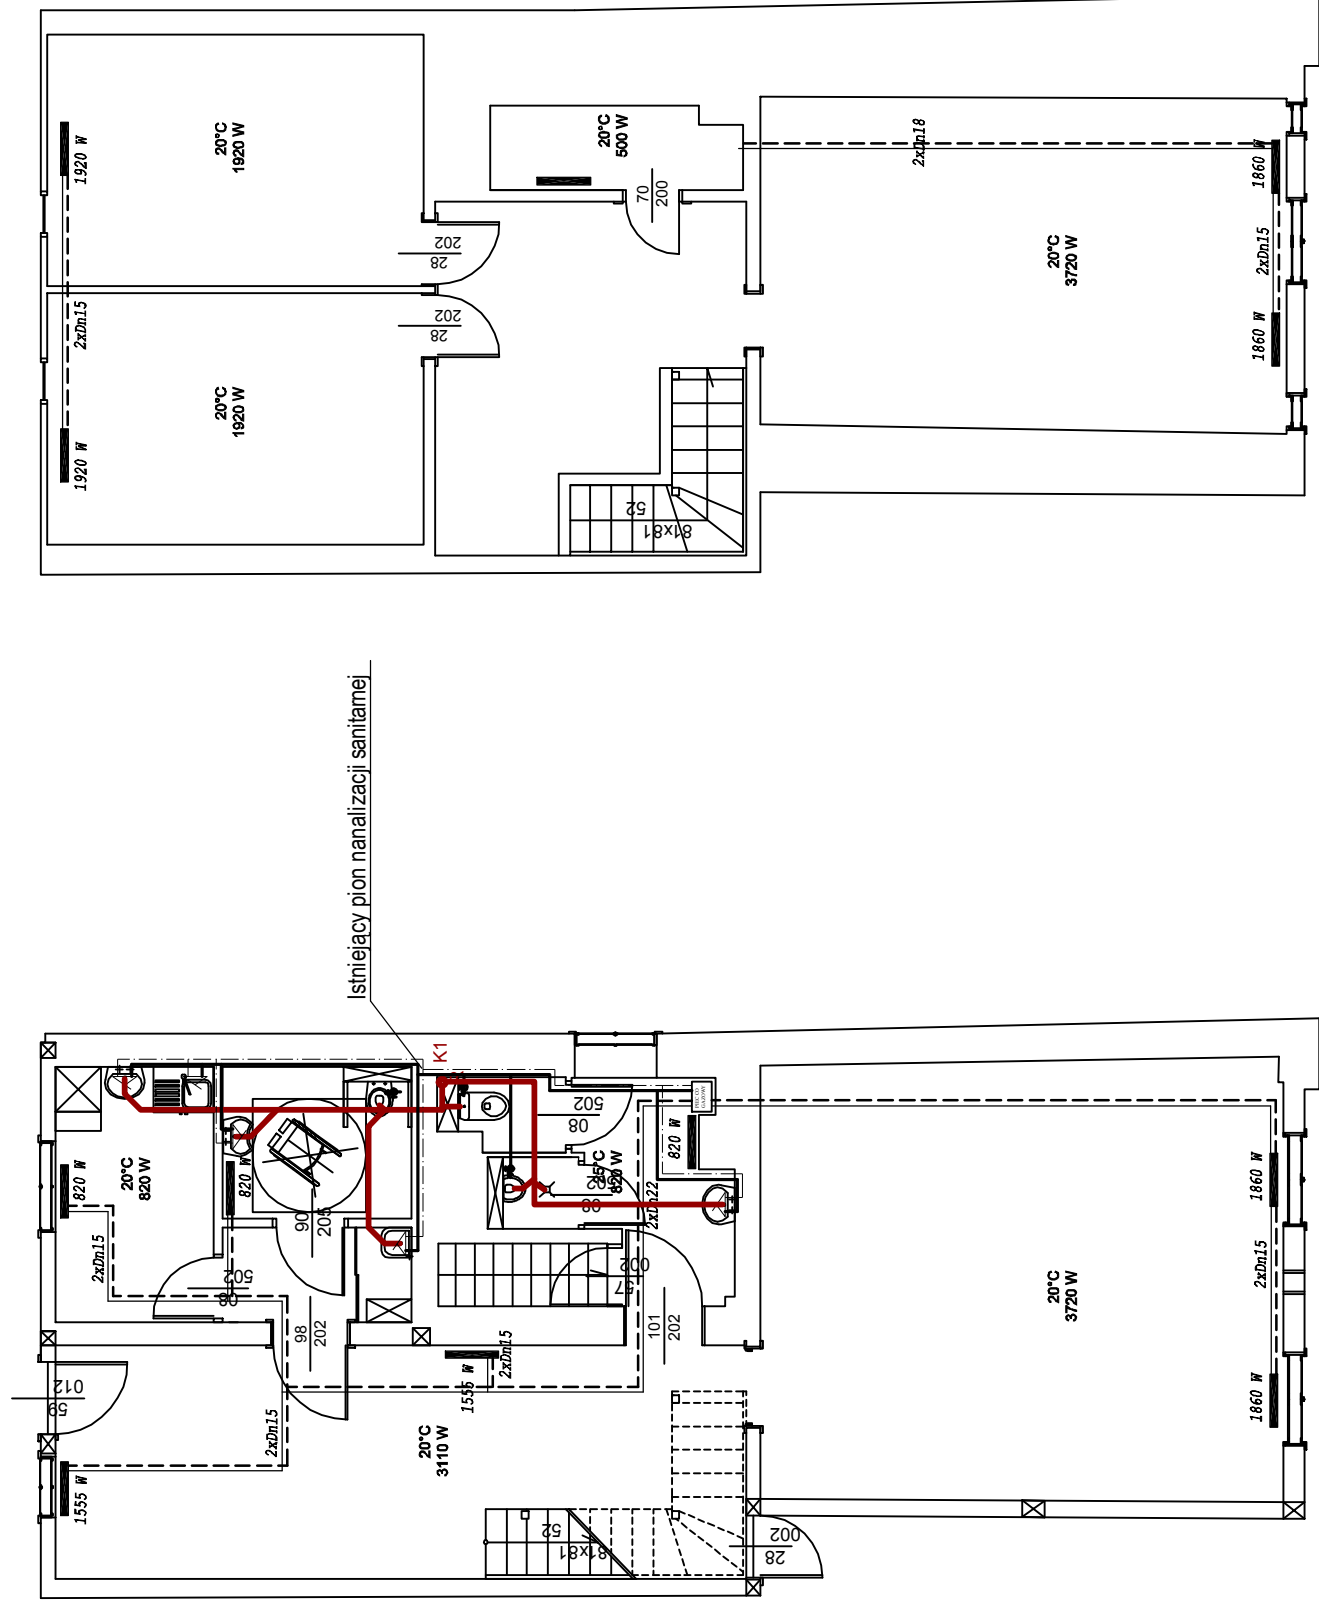

RZUT PARTERU

RZUT PIĘTRA

| | | | | | | |
|---|-------------|-------------------------|--|---------|---------|--------------------|
| PROJEKT BUDOWLANY  BIURO PROJEKTÓW I REALIZACJI INWESTYCJI w POLSCE ul. Rybnicka 23 64-100 LESZNO Tel./fax (0-45) 520-89-78 Tel.kom.0-601-423-685 REGON 141147058 • NIP 887-0027250 | INWESTYCJA | | REMONT BUDYNKU BIBLIOTEKI | | | |
| | INWESTOR | | RYDZYŃSKI OŚRODEK KULTURY RYNEK 7 64-130 RYDZYNA | | | |
| | OBIEKT | | BIBLIOTEKA | | BRANŻA | SANITARNA |
| | LOKALIZACJA | | RYNEK NR 17 64-130 RYDZYNA | | STADIUM | |
| RYDZYNEK | | INSTALACJA WOD-KAN i CO | | DATA | STRONA | PROJEKT TECHNICZNY |
| | | | | 08-2019 | | NR RYSUNKU |
| | | | | | | 02 |
| | | | | | SKALA | 1 : 100 |